


Planta de Acceso Norte Ramal Pilar

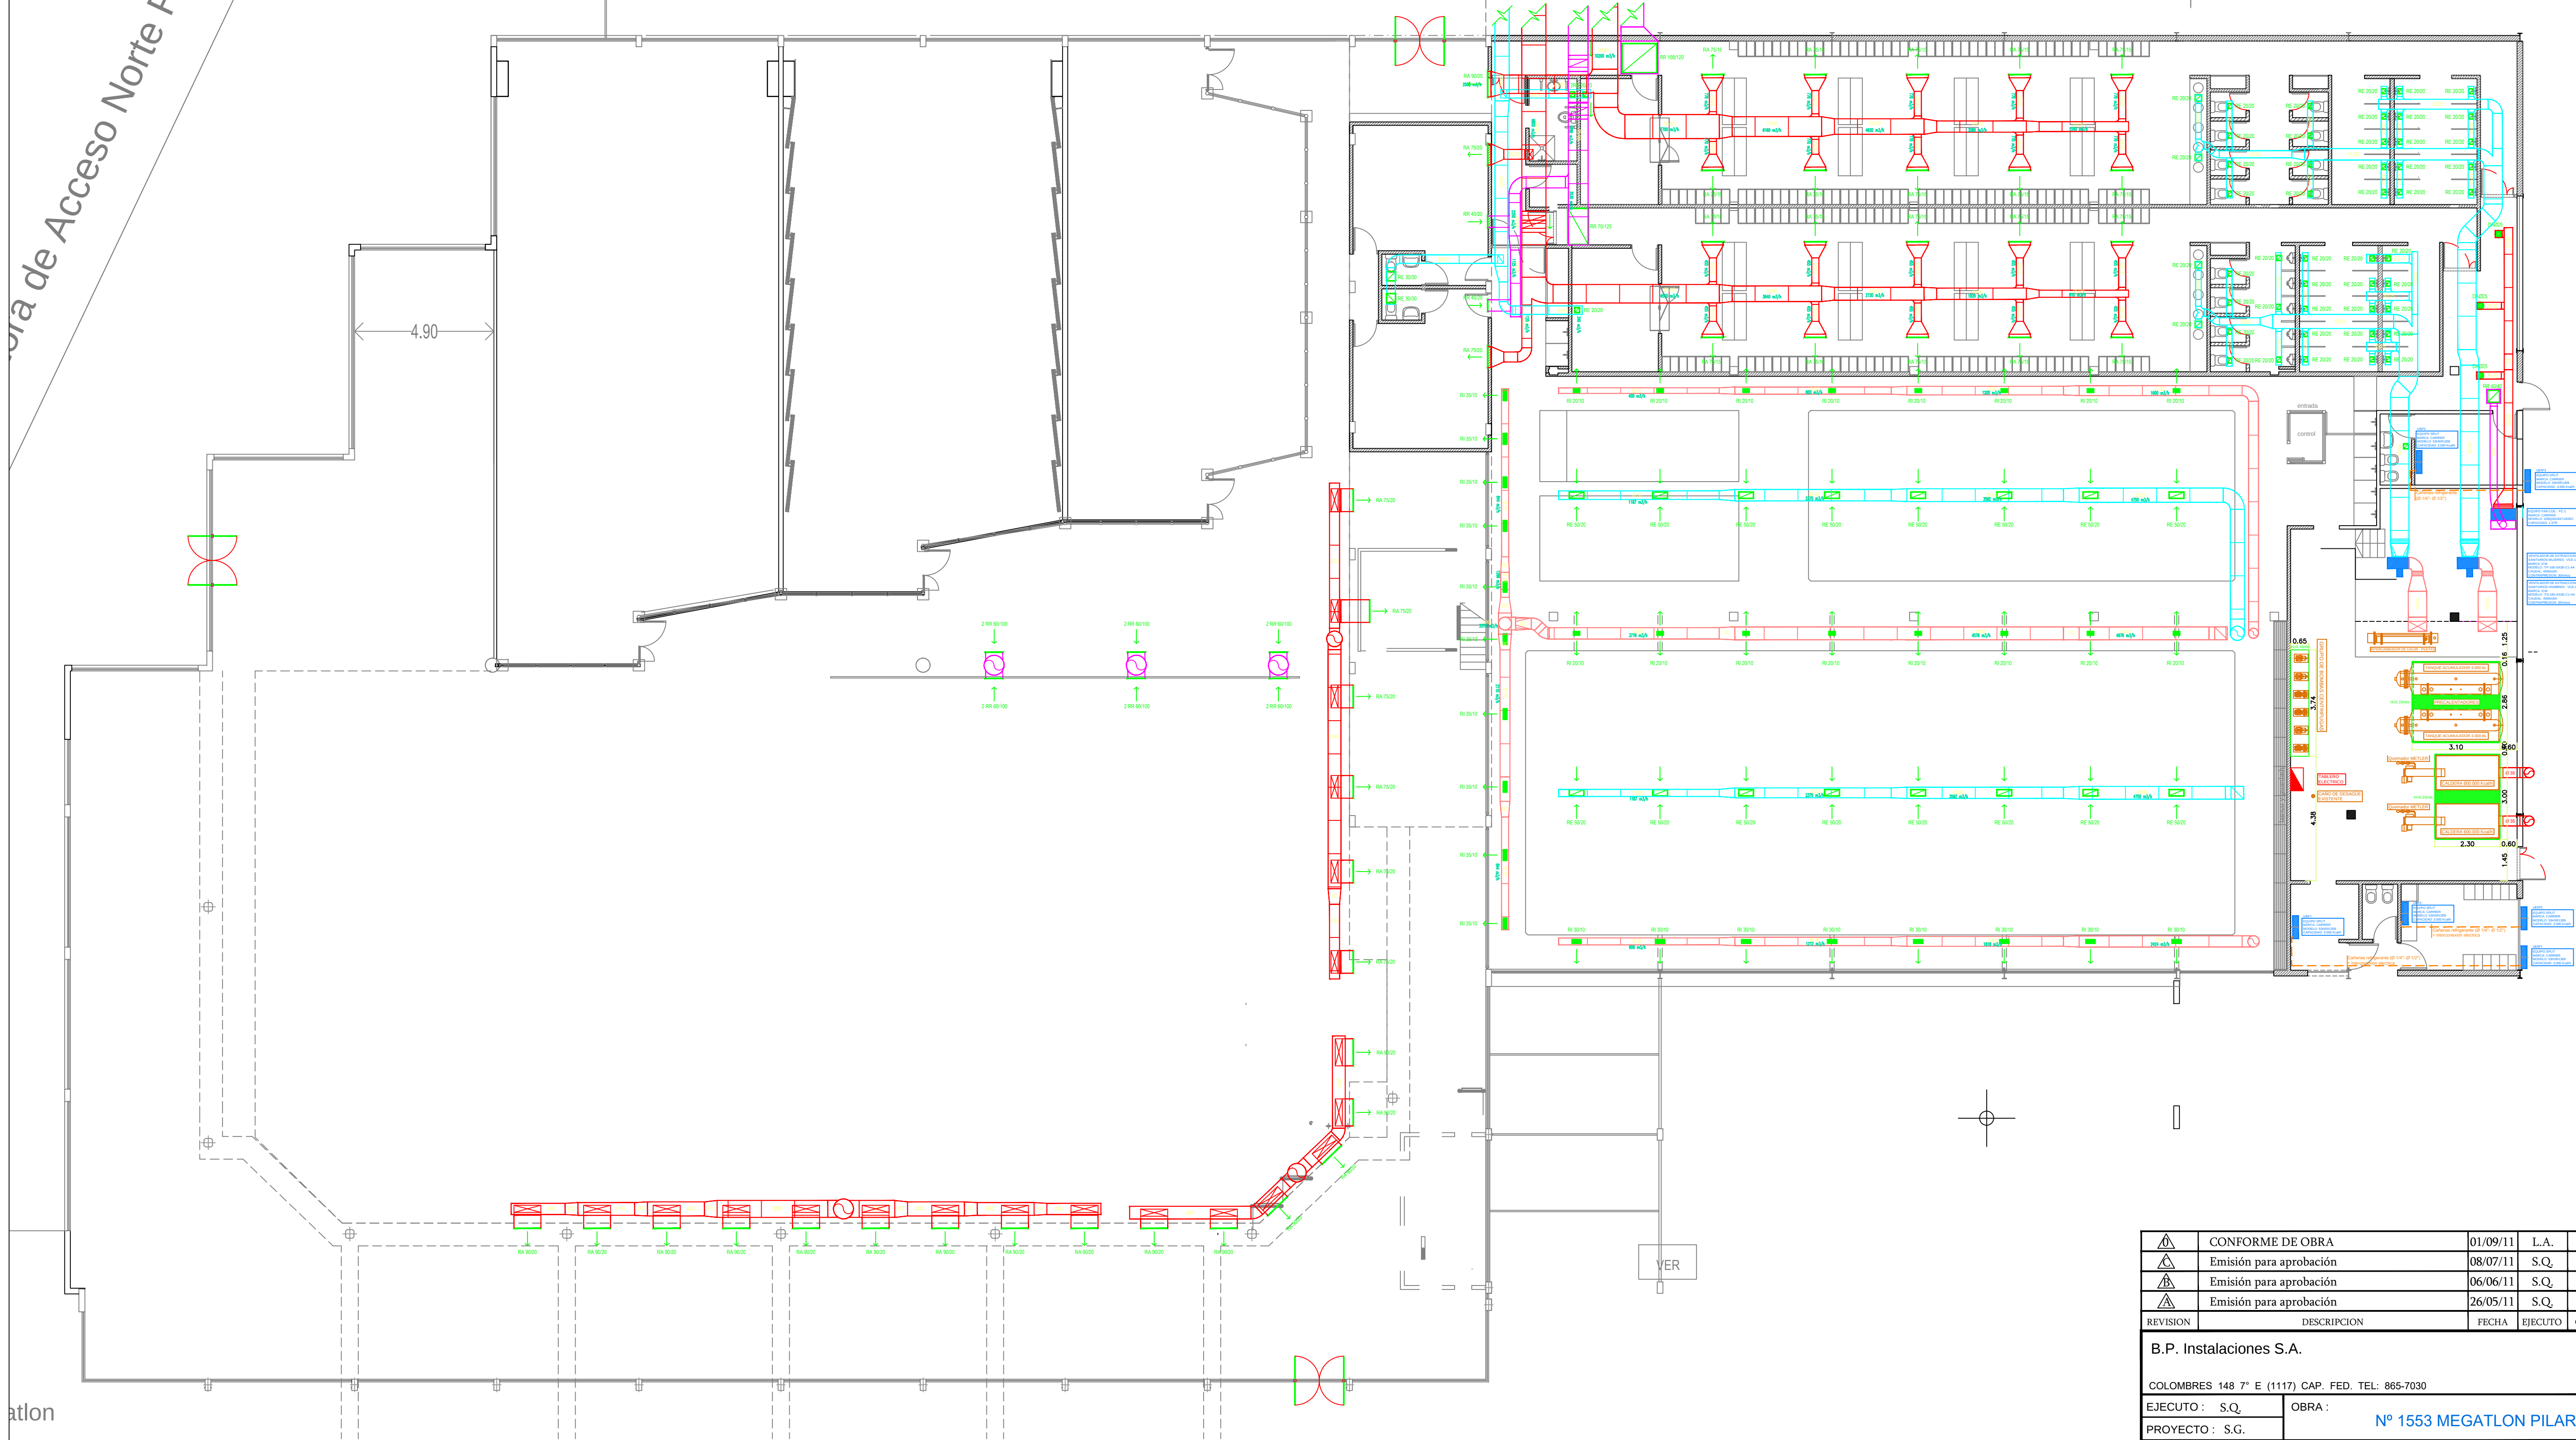

	CONFORME DE OBRA	01/09/11	L.A.	S.G.	
	Emisión para aprobación	08/07/11	S.Q.	S.G.	
	Emisión para aprobación	06/06/11	S.Q.	S.G.	
	Emisión para aprobación	26/05/11	S.Q.	S.G.	
REVISION	DESCRIPCION	FECHA	EJECUTO	CONTR.	APROBO
B.P. Instalaciones S.A.					
COLOMBRES 148 7° E (1117) CAP. FED. TEL: 865-7030					
EJECUTO : S.Q.	OBRA : N° 1553 MEGATLON PILAR				
PROYECTO : S.G.	DESIGNACION : Instalacion Termomecanica SISTEMA ROOF TOP - VENTILACIONES PLANTA BAJA				
CONTRÓLO : S.G.					
APROBO :	PLANO N° : IT - CO - 01				
FECHA : 08/07/2011					
ESCALA : 1:100					
EMISION :					